
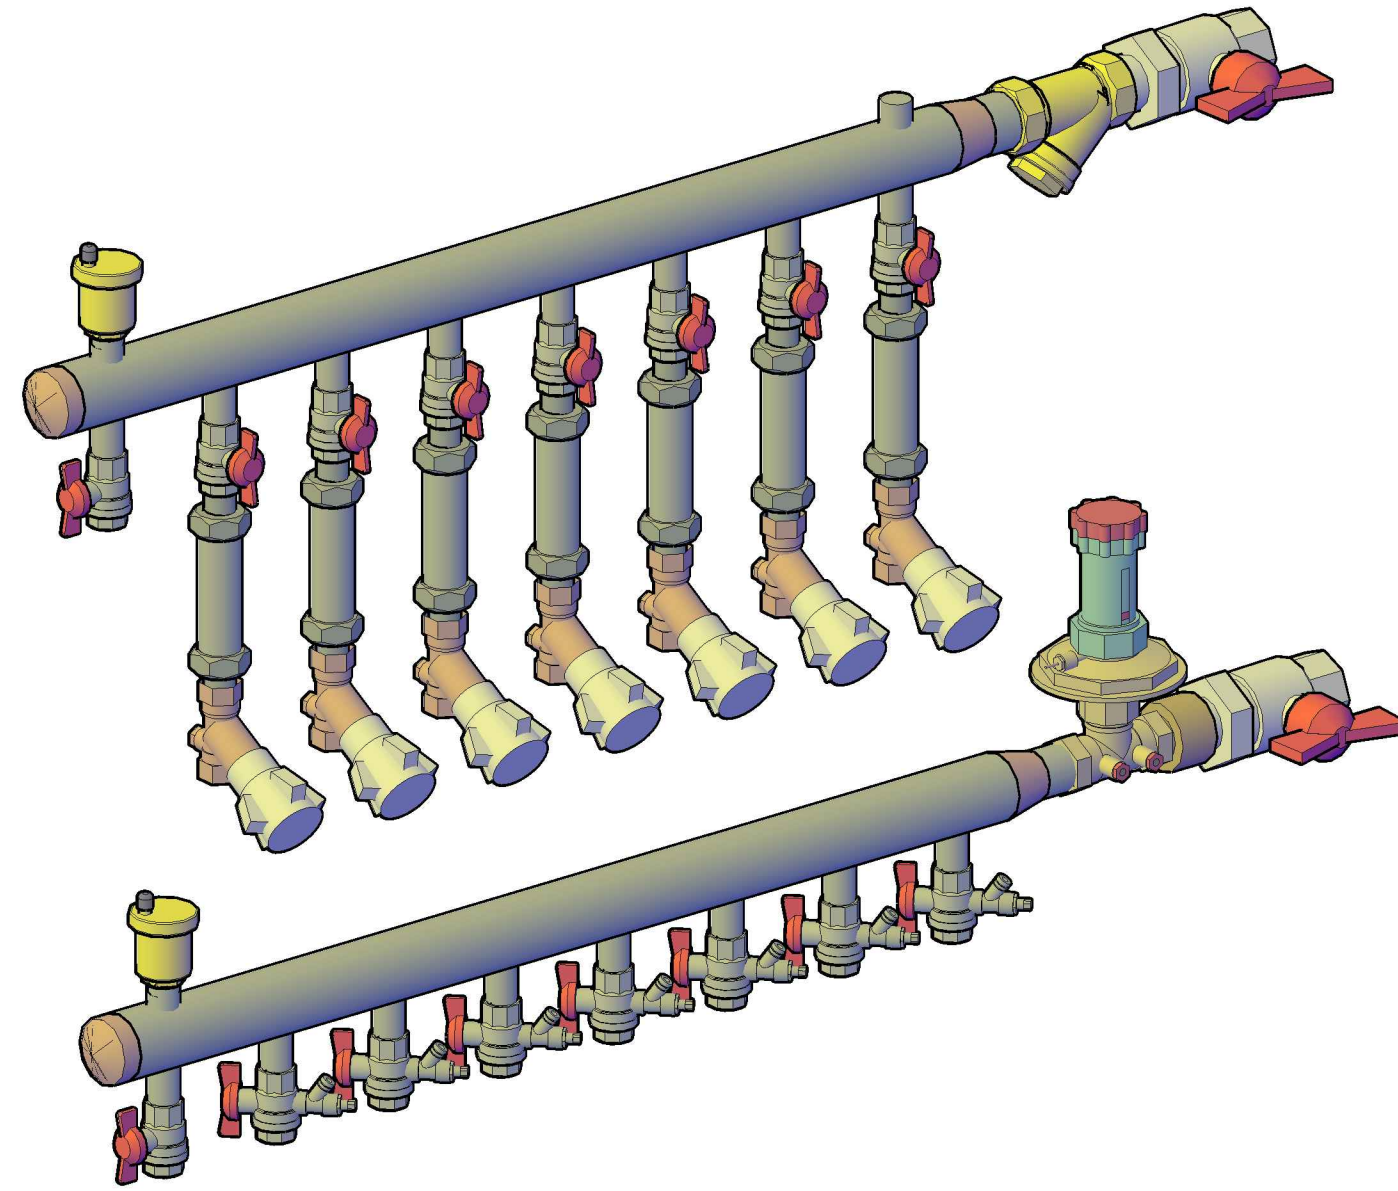


**Поэтажный распределительный коллектор отопления  
ТП УКЭ-СТ 20-32R206-40-7-100-15**

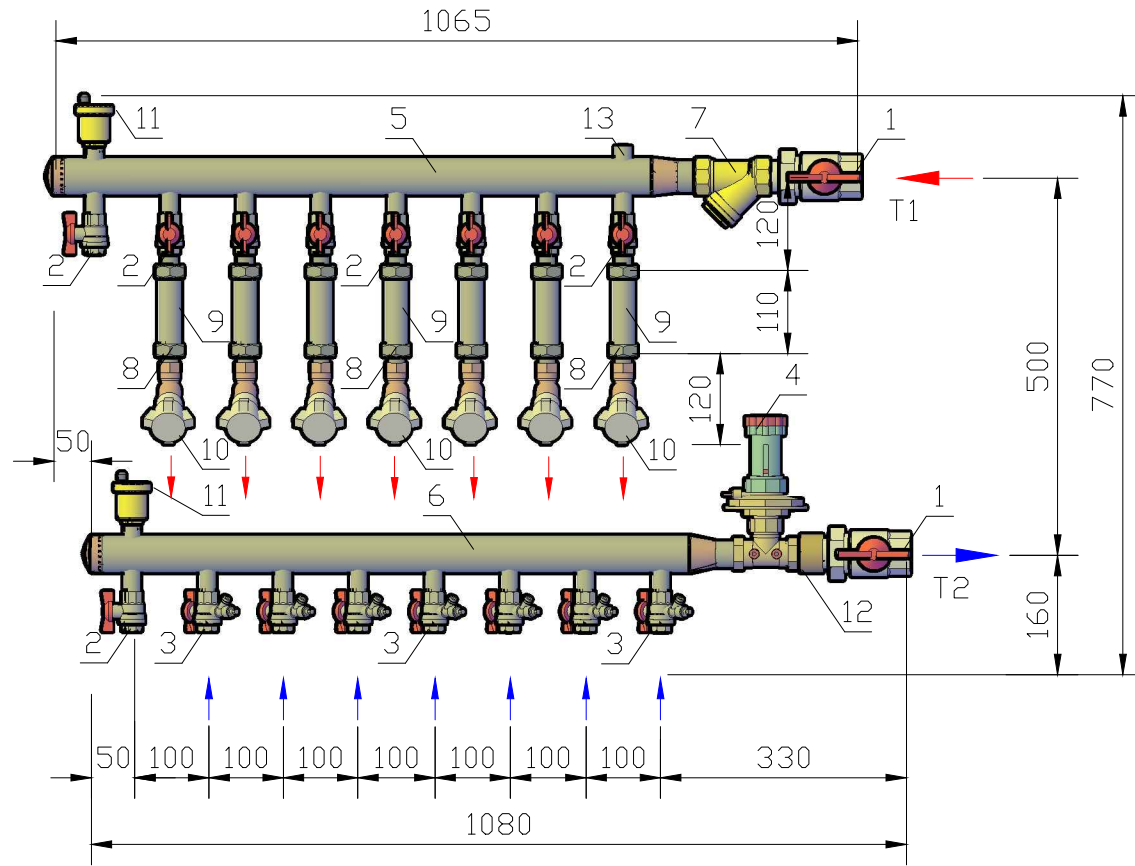

№ п/п	Наименование	Тип	Изготовитель	Кол-во, шт.
1	Кран шаровой латунный с полусгоном 1 1/4" внутренняя-наружная, бабочка	VF.227.LB1.114	VALFEX	2
2	Кран шаровой латунный 1/2" внутренняя-внутренняя, бабочка	VF.217.LB1.012	VALFEX	9
3	Кран шаровой для подключения термодатчика MVI 1/2" x 9 мм, бабочка	BV.649.04	MVI	7
4	Регулятор дифференциального давления DN25 1" внутр.-внутр., с импульсной трубкой 1 м	R206CY205	Giacomini	1
5	Коллектор магистральный Ду40 на 8 выходов, подключение 1 1/4"Нр, выходы 1/2"Нр		Россия	1
6	Коллектор магистральный Ду40 на 8 выходов, подключение 1"Нр, выходы 1/2"Нр		Россия	1
7	Фильтр косой грубой очистки 1 1/4"	FW.210.07	MVI	1
8	Комплект присоединительный латунь для счётчика воды Ду 15 (3/4"x1/2") с обратным клапаном L=47мм ВР/НР	ZW50039	Цветлит	7
9	Вставка ремонтная для тепло-водосчетчиков Ду 15 резьба 3/4" L=110мм	ZW90004	Цветлит	7
10	Балансировочный клапан статический компактный 1/2" внутр.-внутр. резьба	R206BY113	Giacomini	7
11	Воздухоотводчик автоматический прямой 1/2"	SE.110.04	MVI	2
12	Переход латунный Вр/Нр 1 1/4"x1"	BF.575.0706	MVI	1
13	Выход для импульсной трубки 1/2" Вр			1

Изм.	Лист	№докум.	Подпись	Дата	<b>Отопление и Вентиляция</b> Поэтажный распределительный коллектор отопления ТП УКЭ-СТ20-32R206-40-7-100-15	Стадия	Лист	Листов
Разраб.				02.21		Р	3	6
Проверил	Амельченков			02.21				